



EXTINTORES E PLACA DE SINALIZAÇÃO

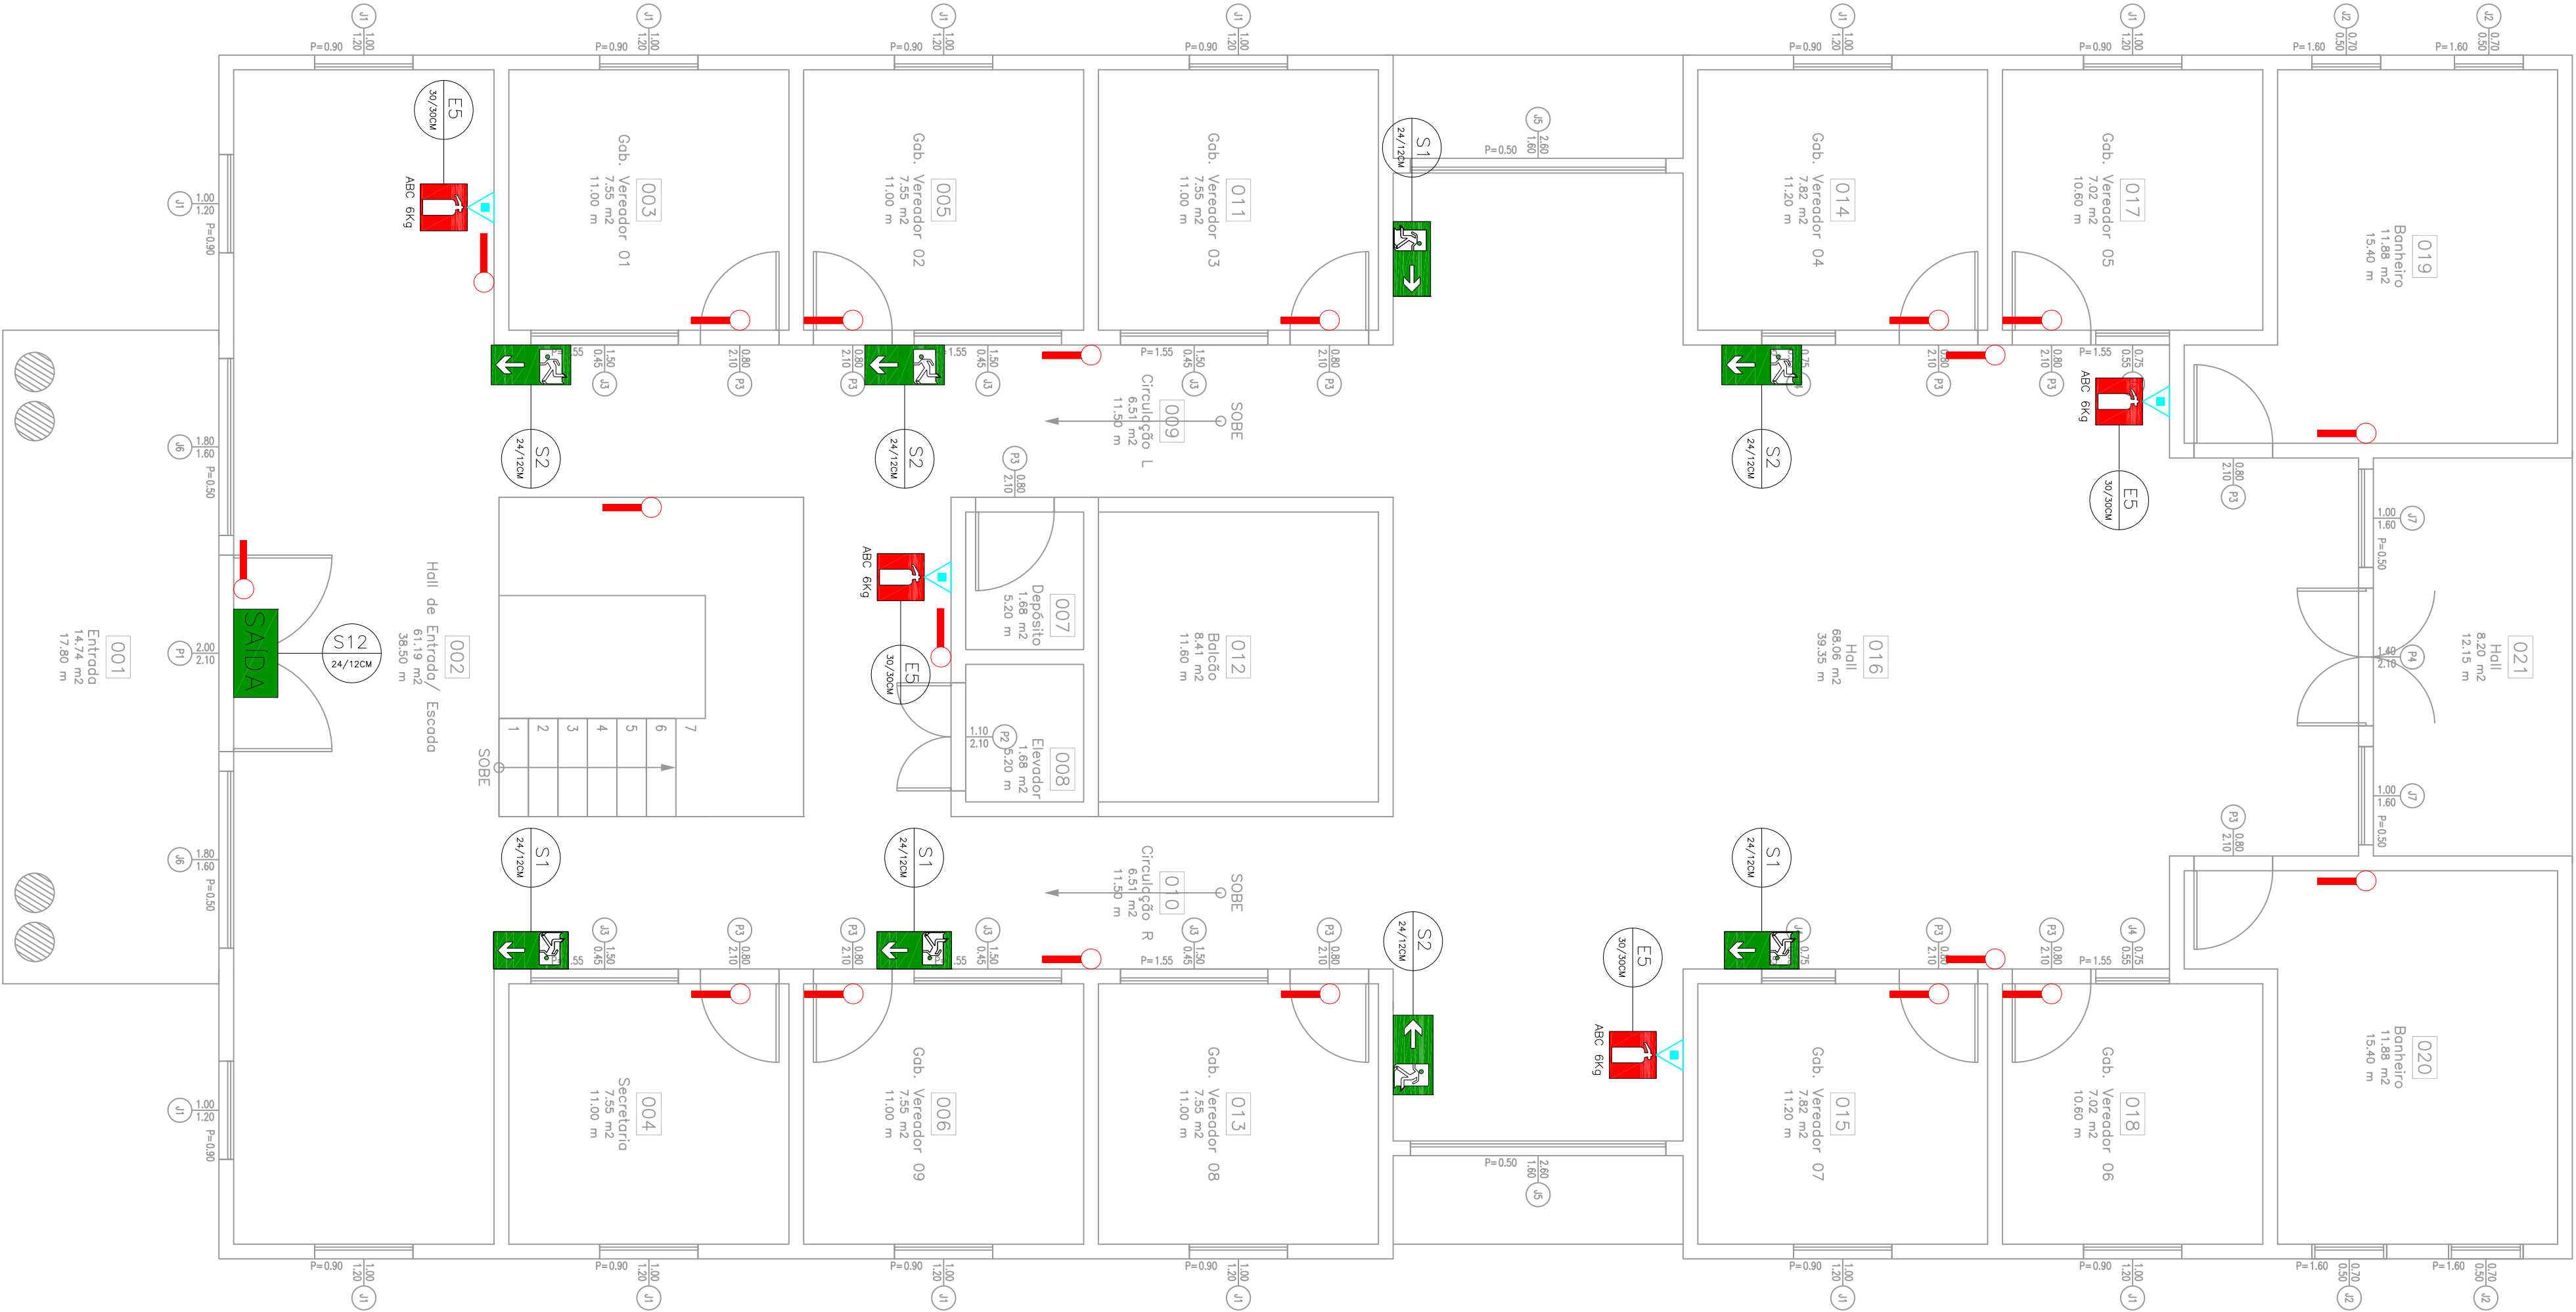

01 PLANTA BAIXA TÉRREO
ESCALA 1:50

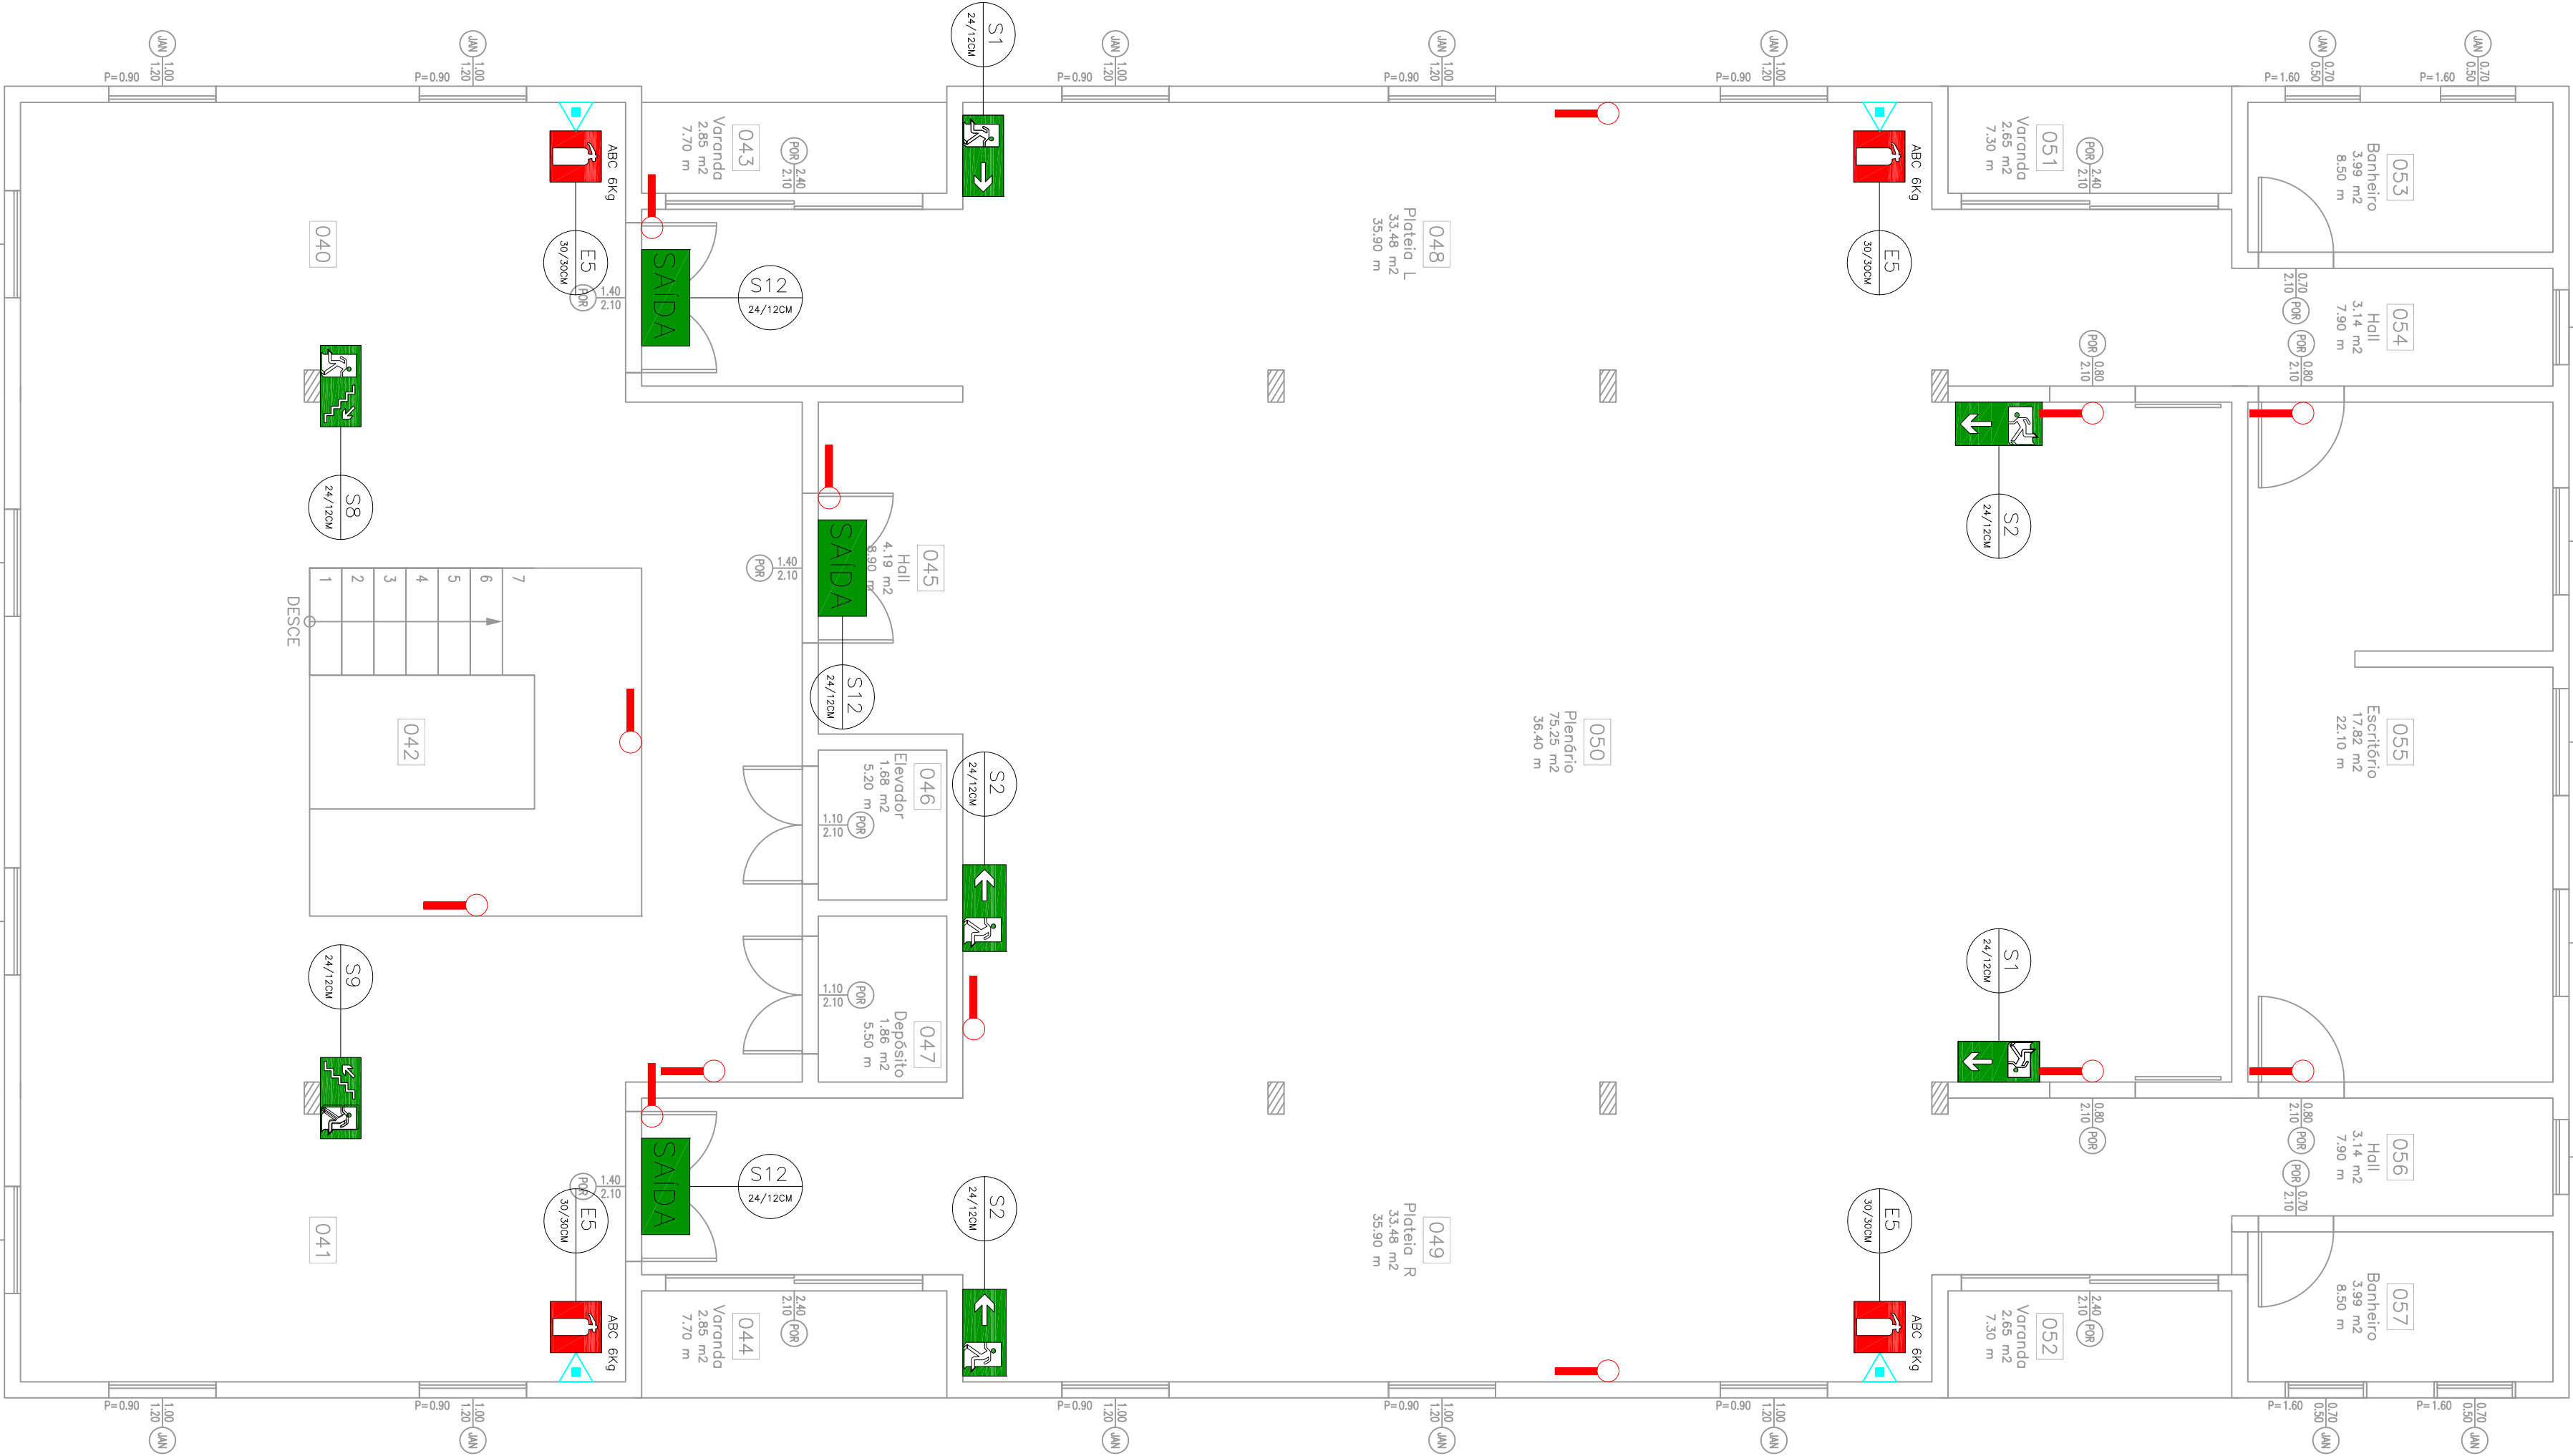

02 PLANTA BAIXA 1º ANDAR
ESCALA 1:50

SIMBOLÓGIA DE SINALIZAÇÃO - NBR 13434-2 - ITEM 5.3 e 5.4 DA ABNT			
CÓDIGO	SÍMBOLO	SIGNIFICADO	APLICAÇÃO
S-1			
S-2		SINAL DE EMERGÊNCIA	SINAL: RETANGULAR FUNDO: VERDE FOTOLUMINESCENTE
S-8			
S-9			
S-12		SALA DE EMERGÊNCIA	SINAL: RETANGULAR FUNDO: VERDE FOTOLUMINESCENTE
E-5		EXTINTOR DE INCÊNDIO	SINAL: QUADRADO FUNDO: VERMELHA FOTOLUMINESCENTE
LEGENDA			
	EXTINTOR PORTÁTIL C/ CARGA DE 60 ABC C/ CAPACIDADE EXTINGUINTE 2-A-20-B-C 6kg		
	EXTINTOR PORTÁTIL C/ CARGA DE 60 ABC C/ CAPACIDADE EXTINGUINTE 2-A-20-B-C 6kg		
	PUNTO DE ILUMINAÇÃO DE EMERGÊNCIA DE ACABAMENTO - BLOCO AUTÔNOMO DE LED		

NOTA:

01 – Medidas em metro ou quando indicados;

02 – Quando corpo e corrimão em tubos de aço;

03 – Quando em concreto espessura em cm, corrimão e diâmetro;

04 – Quando em concreto espessura em cm, corrimão e diâmetro;

05 – Quando em concreto espessura em cm, corrimão e diâmetro;

06 – Quando em concreto espessura em cm, corrimão e diâmetro;

07 – Quando em concreto espessura em cm, corrimão e diâmetro;

08 – Quando em concreto espessura em cm, corrimão e diâmetro;

09 – Quando em concreto espessura em cm, corrimão e diâmetro;

10 – Quando em concreto espessura em cm, corrimão e diâmetro;

11 – Quando em concreto espessura em cm, corrimão e diâmetro;

12 – Quando em concreto espessura em cm, corrimão e diâmetro;

PROPRIETÁRIO:

CÂMARA MUNICIPAL DE MUCUGÊ

PROJETO:

REFORMA COM IMPLANTAÇÃO DE ELEVADOR

FOLHA:		PROJETO: REFORMA COM IMPLANTAÇÃO DE ELEVADOR	
01/02		PROPRIETÁRIO: CÂMARA MUNICIPAL DE MUCUGÊ	
DESENHO:		RESPONSÁVEL: ENGENHEIRO: TRAVESSA TRAJANO ANTONIO DE NOVAIS, S/A CEP 46750-000 – MUCUGÊ BAHA	
CÓPIA:		CREA: MARCOS ANGELO SILVA	
VISTO:		CREA: 76207/D BA	
ESCALA:		DESENHO: EXISTENTES E SINALIZAÇÃO	
INDICAÇÕES:		ARQUIVO	