


EXTINTORES E PLACA DE SINALIZAÇÃO

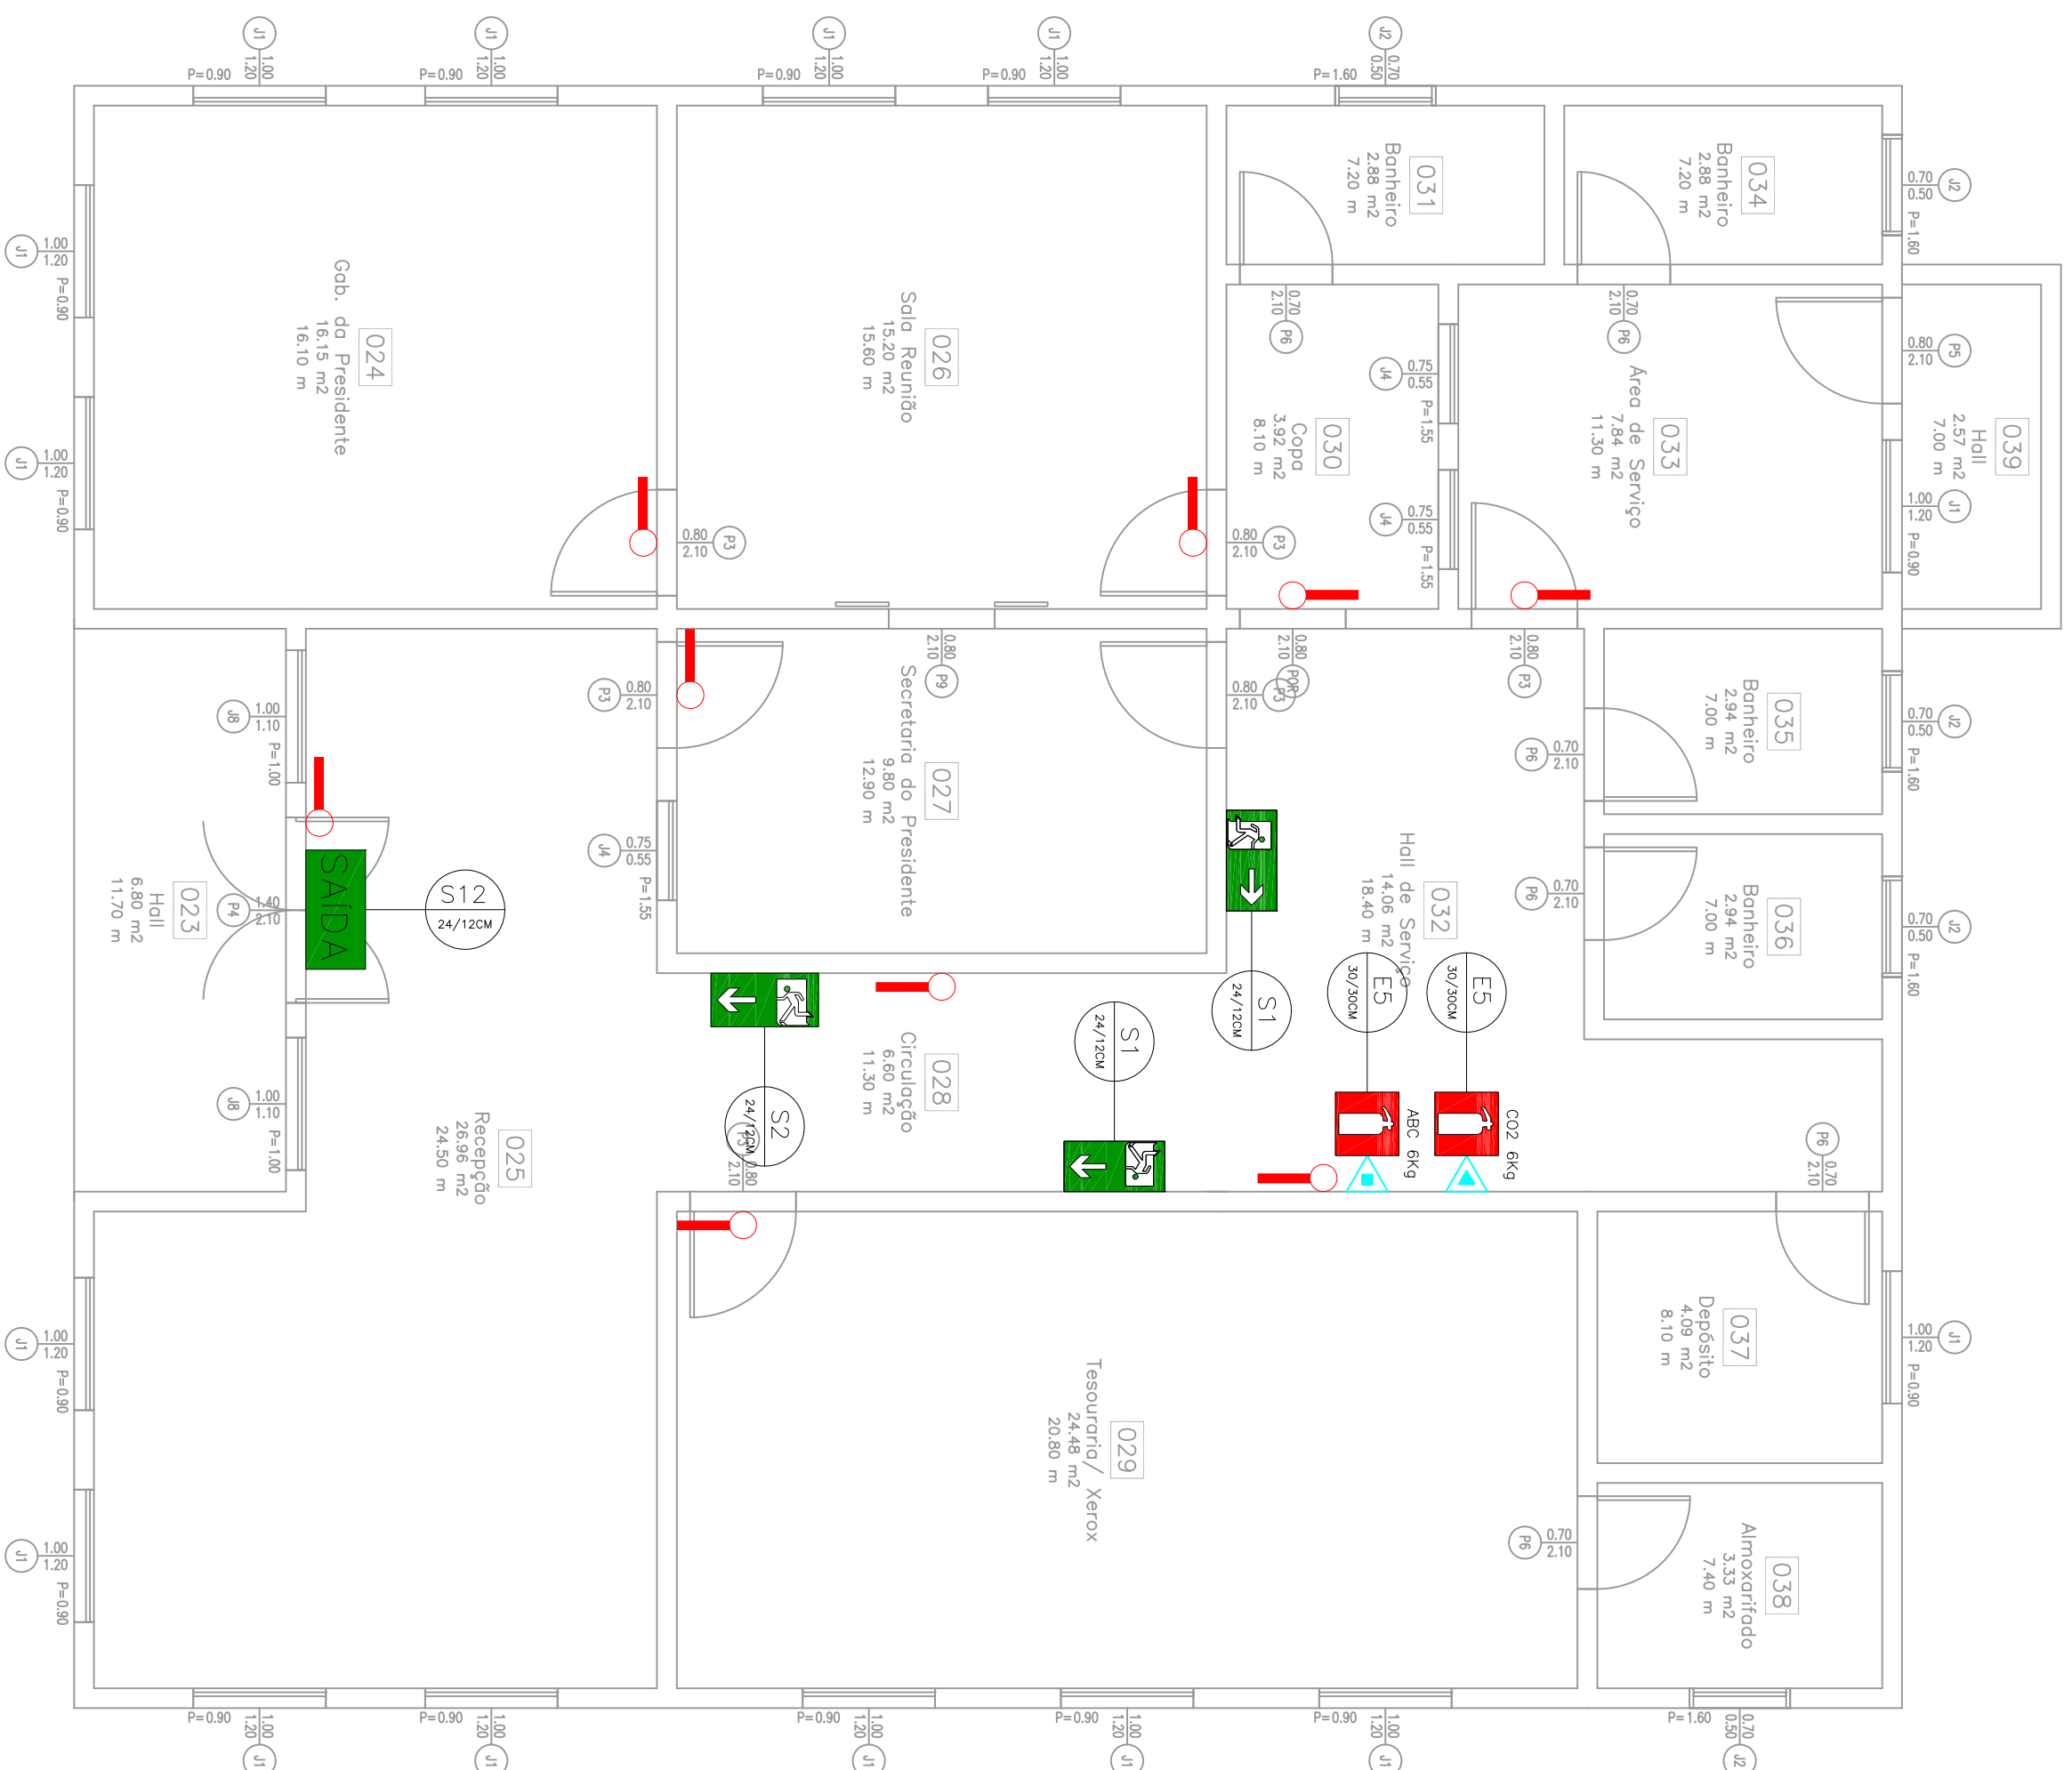

SIMBOLOGIA DE SINALIZAÇÃO - NBR 13434-2 - ITEM 5.3 e 5.4 DA ABNT

CÓDIGO	SÍMBOLO	SIGNIFICADO	FORMA E COR	APLICAÇÃO
S-1				
S-2		SAIDA DE EMERGENCIA	SÍMBOLO: RETANGULAR FUNDO: VERDE	DÚPLA FACE INDICAÇÃO DO SENTIDO DE EVACUAÇÃO DE UMA SAÍDA DE EMERGENCIA.
S-8			PICTORAMA FOTOLUMINESCENTE	DIMENSÕES MÍNIMAS: L=1,3H.
S-9				
S-12		SAIDA DE EMERGENCIA	SÍMBOLO : RETANGULAR FUNDO : VERDE MENSAJEM "SAIDA" E OU	INDICAÇÃO DE SAÍDA DE EMERGENCIA UTILIZADA COMO COMPLEMENTAÇÃO FOTOLUMINESCENTE (SETA OU IMAGEM)
E-5		EXTINTOR DE INCENDIO	SÍMBOLO : QUADRADO FUNDO : VERMELHA PICTORAMA : FOTOLUMINESCENTE	INDICAÇÃO DE LOCALIZAÇÃO DOS EXTINTORES DE INCENDIO

LEGENDA

	EXTINTOR PORTÁTIL C/ CARGA DE PÓ ABC C/ CAPACIDADE EXTINTORA 2-A-20-B-C 6kg
	EXTINTOR PORTÁTIL C/ CARGA DE DÍÓXIDO DE CARBONO COM CAPACIDADE EXTINTORA 5-B-C - 6kg
	PONTO DE ILUMINAÇÃO DE EMERGENCIA DE ACLARAMENTO - BLOCO AUTONOMO DE LED

NOTAS:

- 01 – Medidas em metro ou quando indicados;
- 02 – Quarda corpo e corrimão em tubos de aço;
- 03 – Passado em concreto espessura 7cm com piso tátil direcional e alfeta;
- 04 – Meio-fio em concreto pré-moldado 15x30x100cm.
- 05 – Rampa de acessibilidade na cor azul, com piso de alfeta na cor amarelo;
- 06 – Utilizar piso tátil onde indicado;
- 07 – Rampa de acesso em concreto espessura 7cm;
- 08 – Lâmpada de emergência 30 led;
- 09 – Extintor 6Kg ABC;
- 10 – Placa de sinalização na cor verde conforme projeto;
- 11 – Piso tátil direcional na cor azul;
- 12 – Piso tátil de alfeta na cor amarelo.

PROPRIETÁRIO:

CÂMARA MUNICIPAL DE MUCUGÊ

PROJETO:

REFORMA COM IMPLANTAÇÃO DE ELEVADOR

FOLHA:	PROJETO: REFORME COM IMPLANTACÃO DE ELEVADOR				
02/02	PROPRIETÁRIO: CÂMARA MUNICIPAL DE MUGUÊ				
	ENFEREIRO: TRAVESSA TRALANO ANTONIO DE NOVAS, S/N CEP 46750-000 – MUCUGÊ BAHIA				
DATA:	RESPONSÁVEL:	CREA:	CREA:	RESPONSÁVEL TÉCNICO:	
DESSENHO	10/10/2025	MARCOS ANDRADE SILVA			MARCOS ANDRADE SILVA
CÓPIA					CREA: 76620/D BA
VISTO					
ESCALA:	DESENHO:				
INDICADAS	EXTINTORES E SINALIZAÇÃO				

PLANTA BAIXA TÉRREO FUNDOS

ESCALA 1:50